


CALLE CASEROS

CALLE OBISPO TREJO

PLANTA SUB SUELO

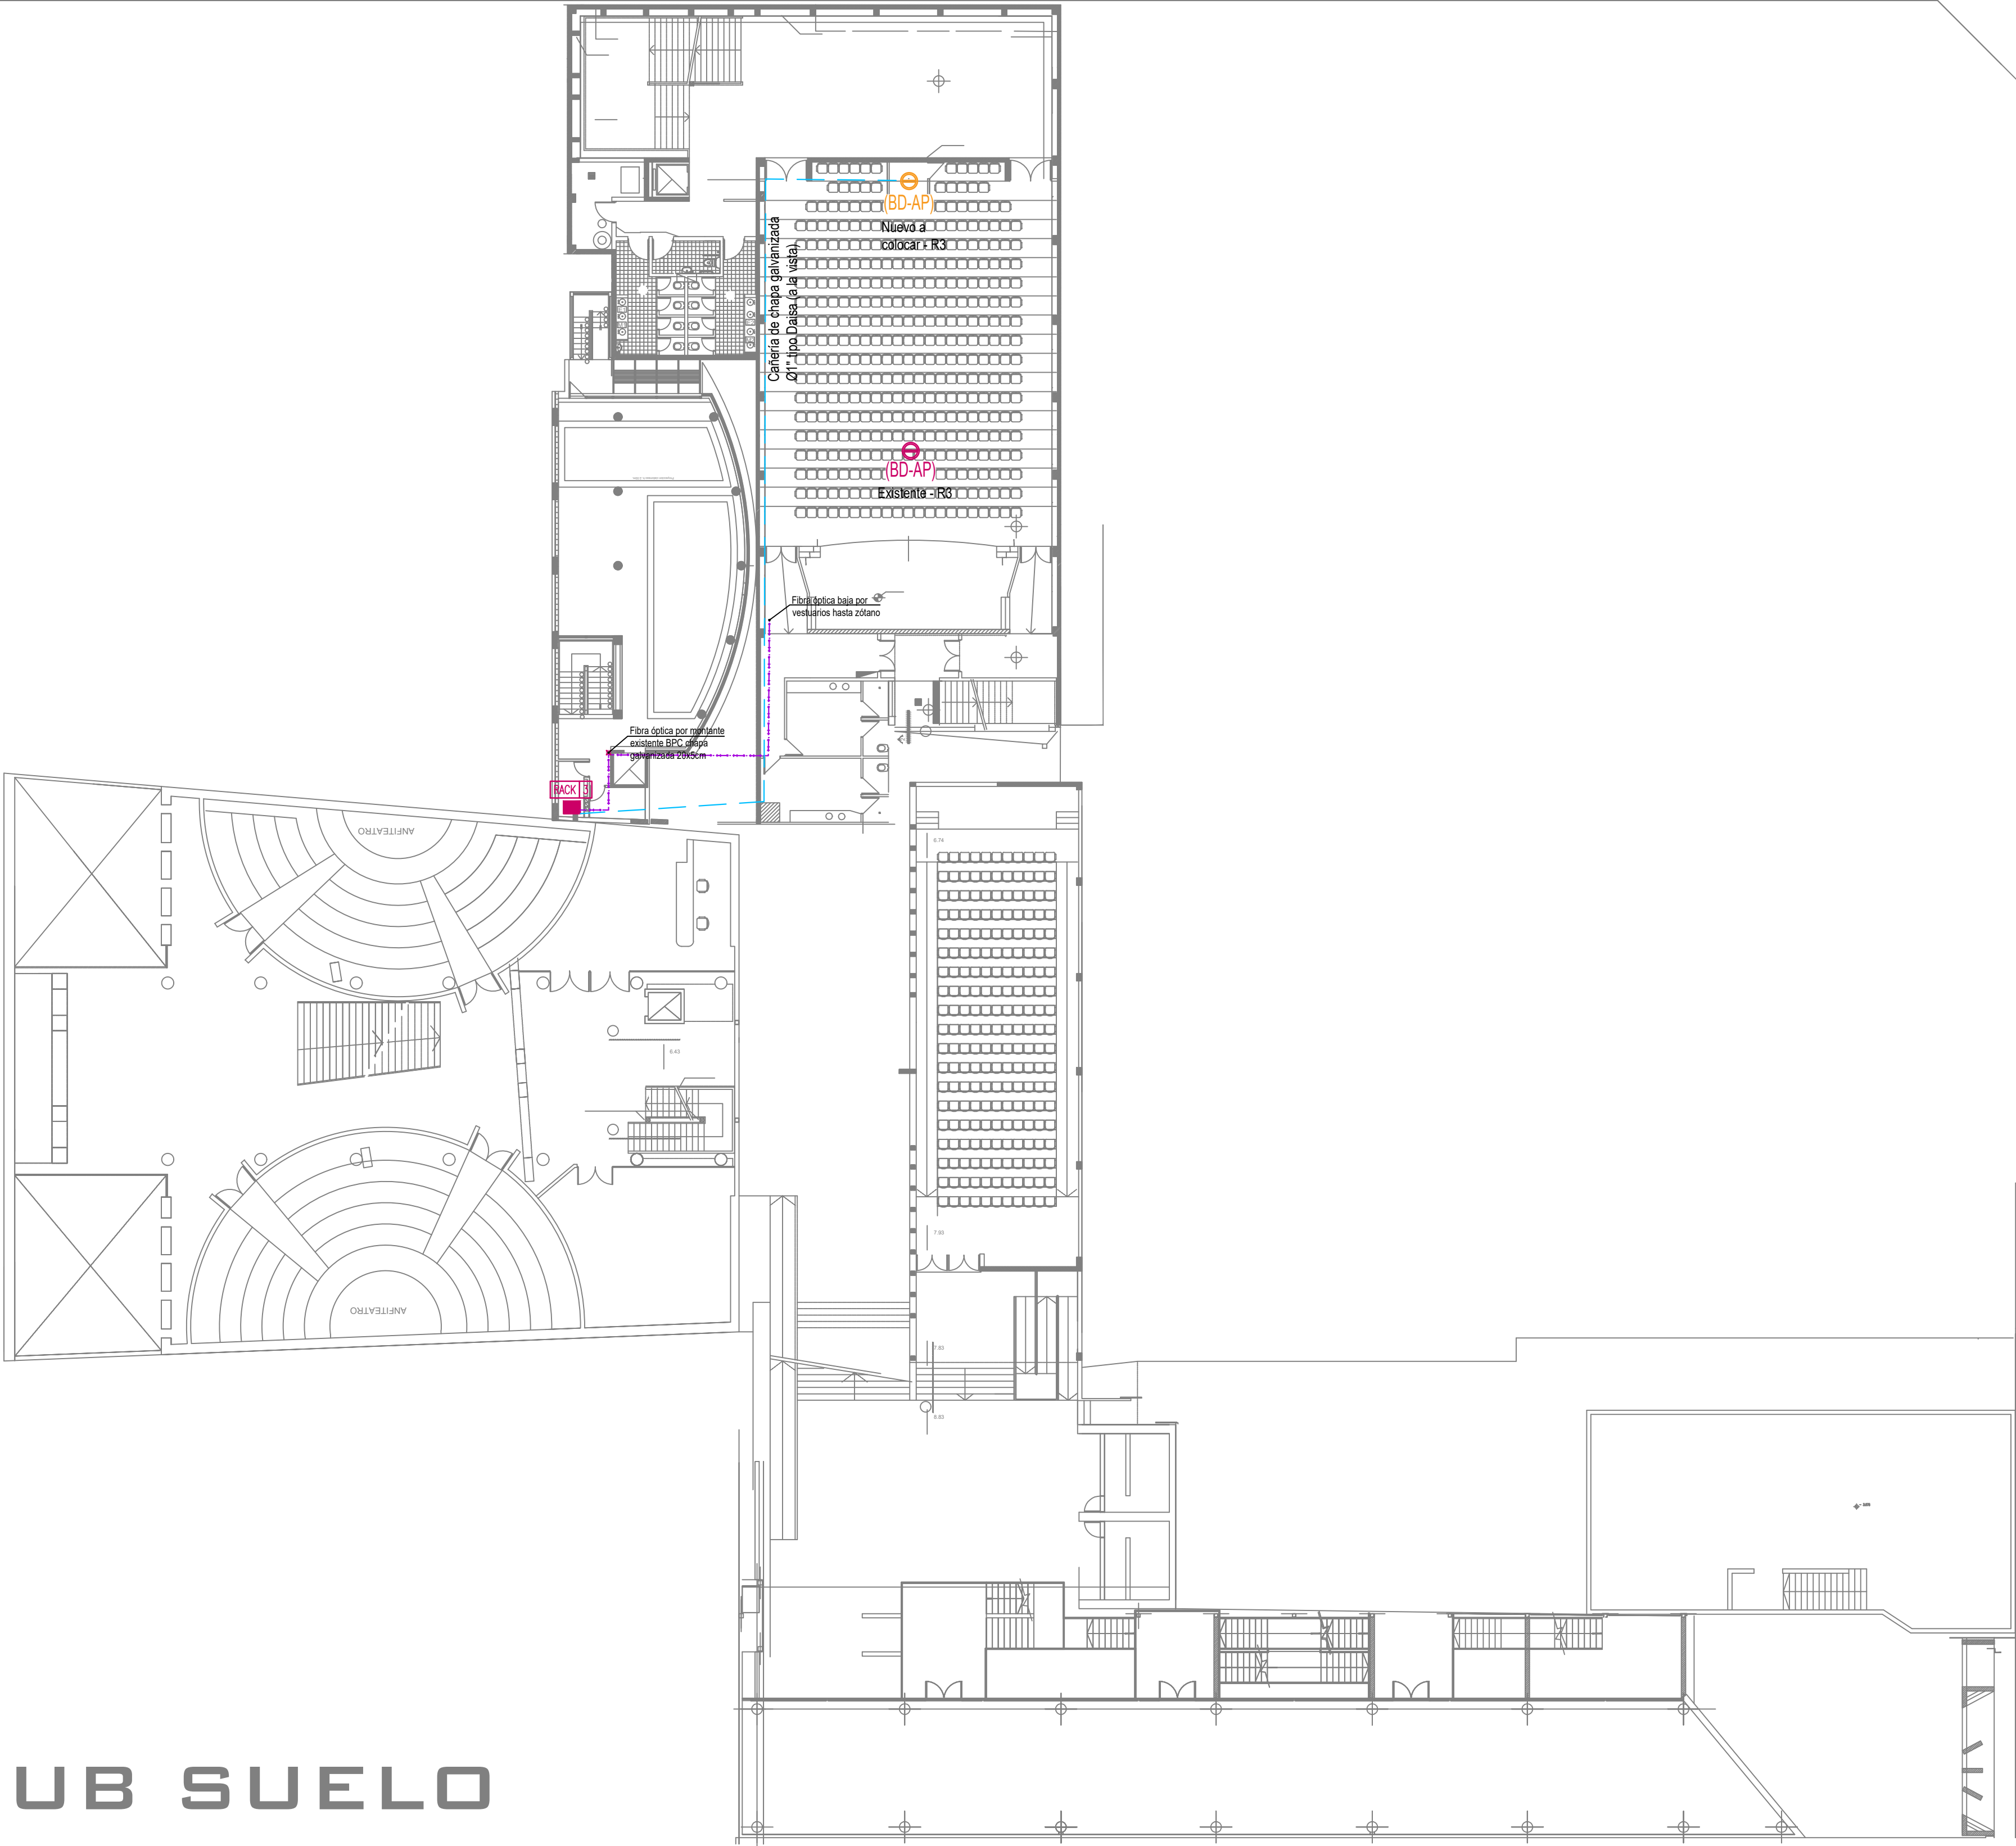

REFERENCIAS

	Boca de datos nivel de techo (Wifi) - Existentes
	Boca de datos nivel de techo (Wifi) - Nuevos a colocar
	Boca de datos nivel de techo (Wifi) - Existentes a reemplazar
	Boca de datos extraída para reubicar
	Cañería de chapa galvanizada Ø1\" type="Daisa" para cable UTP
	Cable de fibra óptica monomodo



UNC


Universidad Nacional de Córdoba

Secretaría de Planeamiento Físico

Se verificarán
Medidas en Obra

OBRA: **Mejoras Red de Datos y Conectividad Wifi - Facultad de Derecho**


Ubicación: Ciudad Universitaria
Superficie: Fecha: Agosto 2025

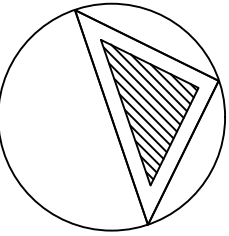PLANO: Instalación de Señales Débiles SUBSUELO - FACULTAD DE DERECHO		N° orden	N° plano
		Ver plano	01
Escala: 1:200			
Secretario	Subsecretaria	Director	
Arq. Ian Dutari	Arq. M. Del Carmen Fernandez Saiz	Arq. Susana Almirón	
		Total	05
Proyecto: DIRECCIÓN DE INFRAESTRUCTURA, Firma: MANTENIMIENTO Y Ss GENERALES			
Dibujo:	Lourdes Pizarro		
Especialista:	Jorge Olmi		
Controló			

CALLE CASEROS

CALLE OBISPO TREJO

PLANTA BAJA

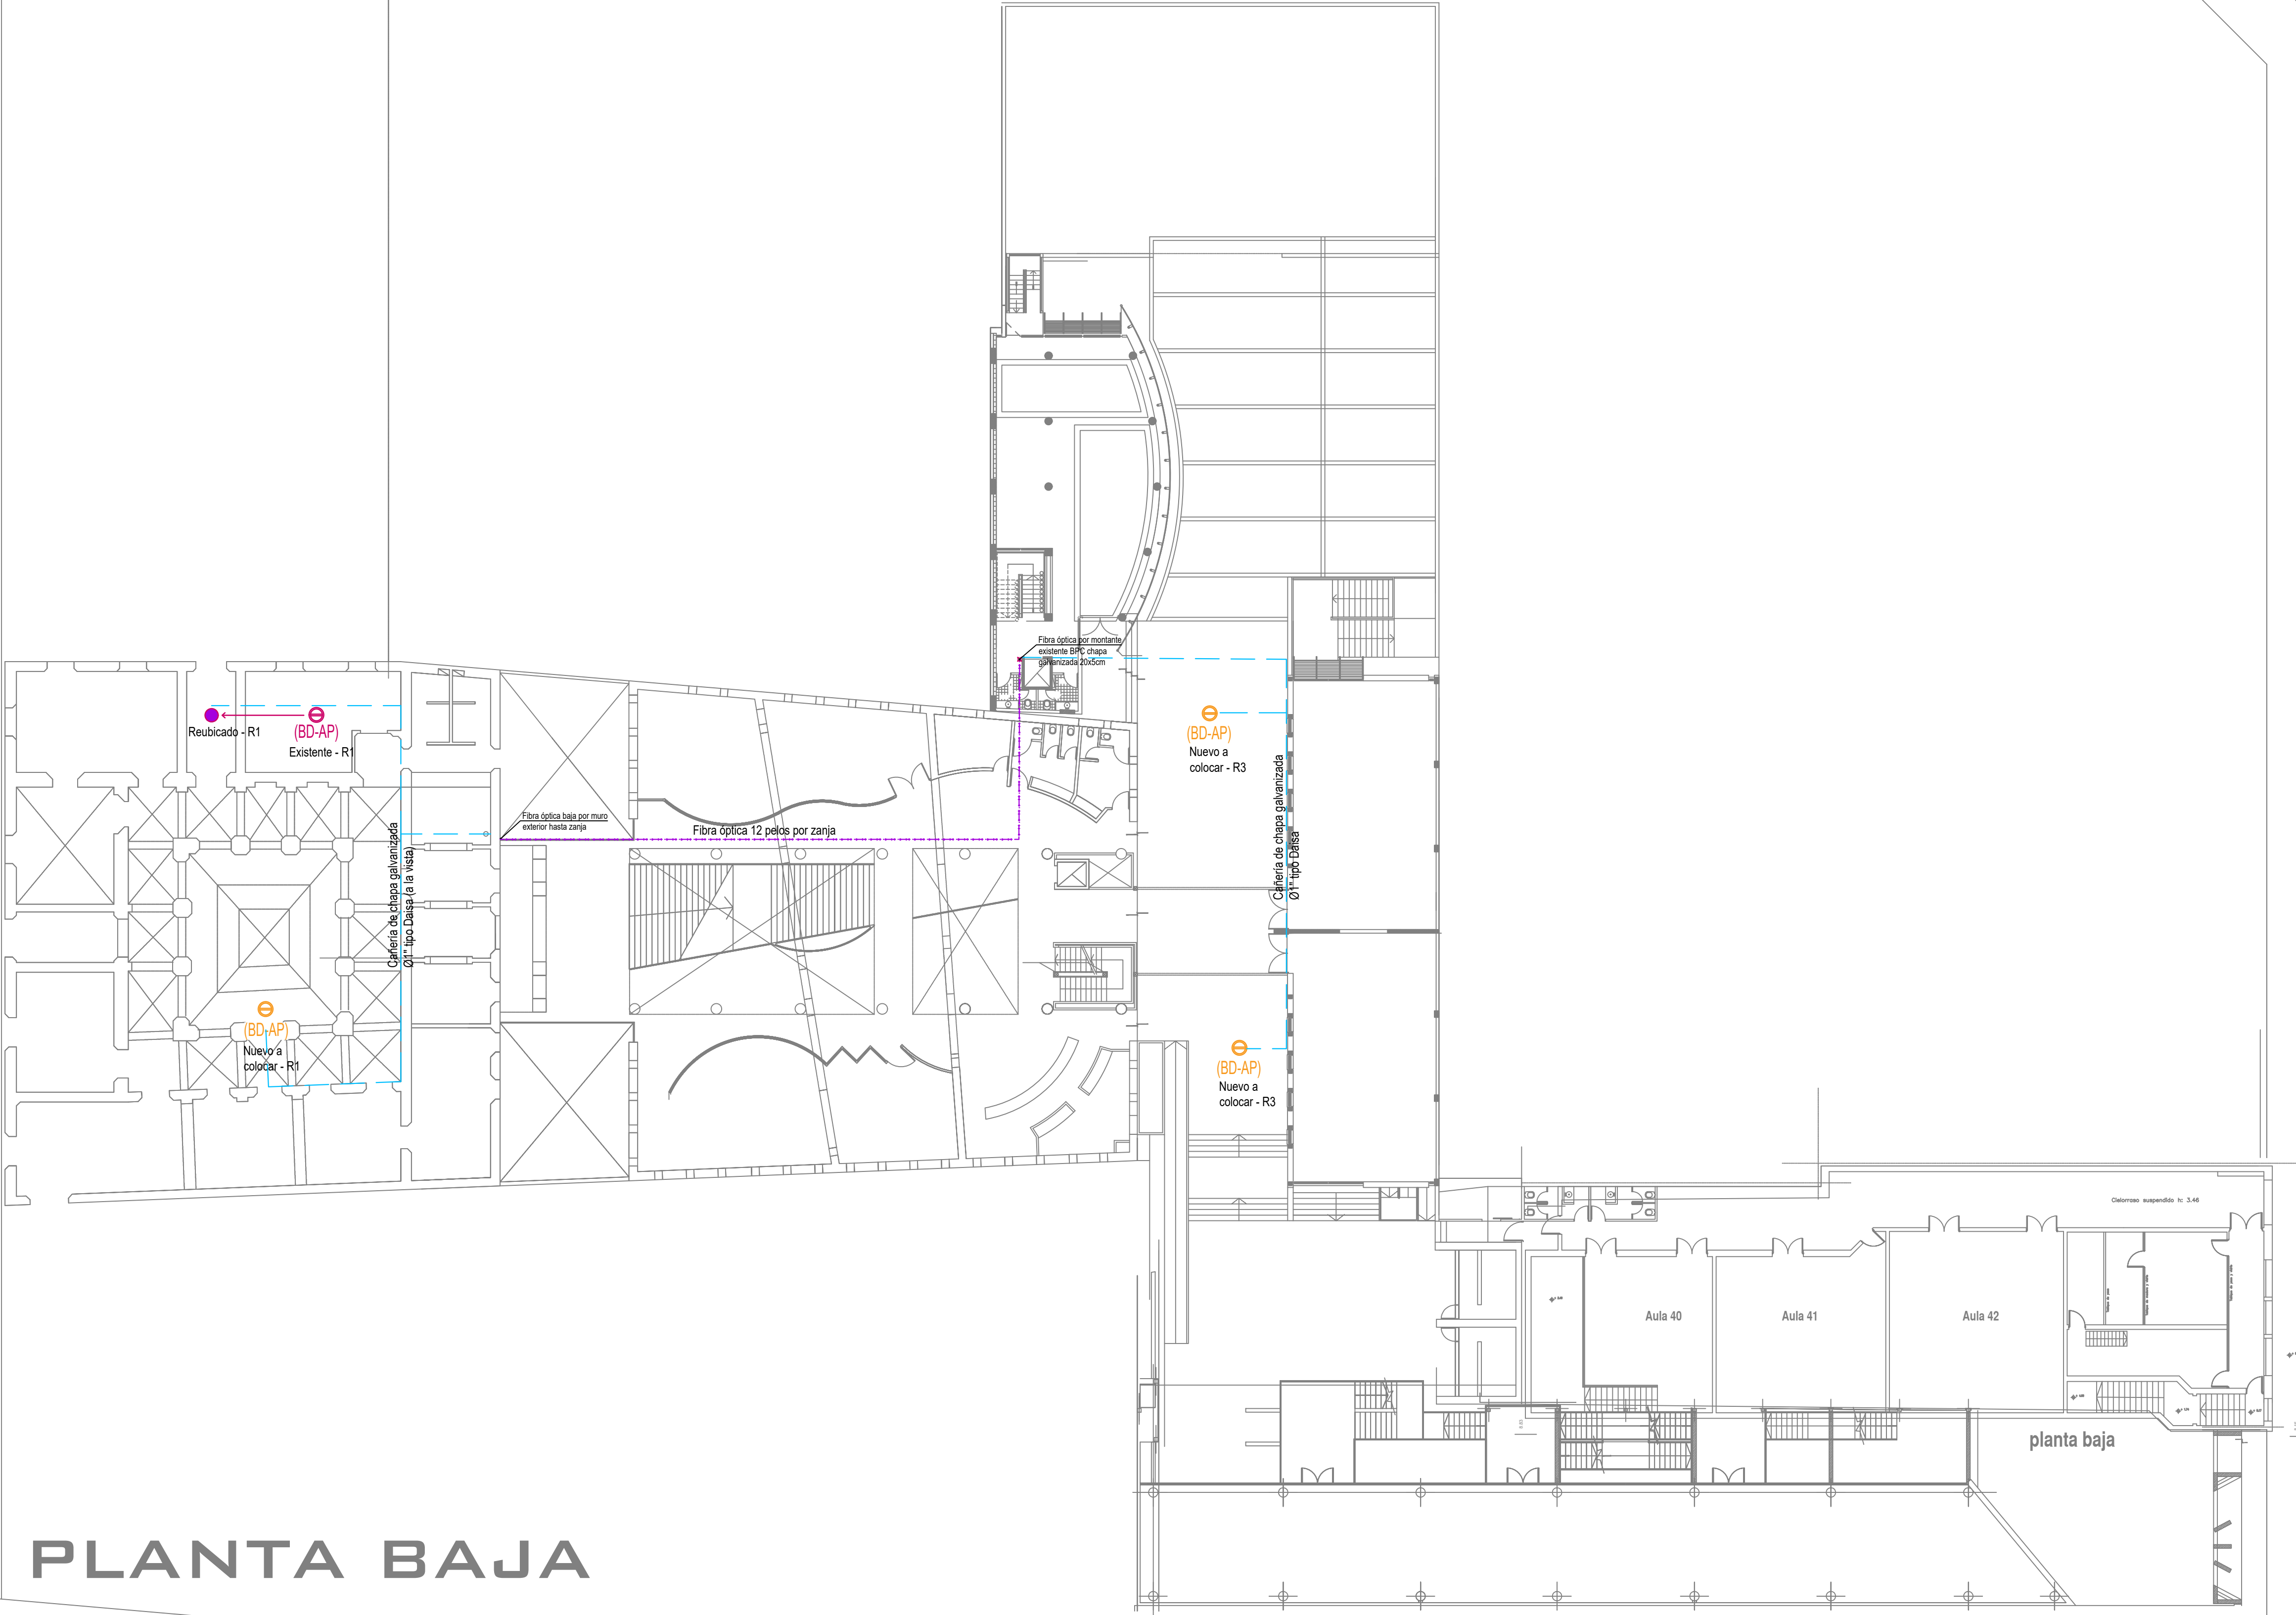

REFERENCIAS

	Boca de datos nivel de techo (WiFi) - Existentes
	Boca de datos nivel de techo (WiFi) - Nuevos a colocar
	Boca de datos nivel de techo (WiFi) - Existentes a reemplazar
	Boca de datos extraída para reubicar
	Cañería de chapa galvanizada Ø1" tipo Daisa para cable UTP
	Cable de fibra óptica monomodo



UNC

Universidad Nacional de Córdoba


Secretaría de Planeamiento Físico

Se verificarán
Medidas en Obra

OBRA: **Mejoras Red de Datos y Conectividad Wifi - Facultad de Derecho**

Ubicación: Ciudad Universitaria
Superficie: Fecha: Agosto 2025


PLANO: Instalación de Señales Débiles PLANTA BAJA - FACULTAD DE DERECHO	N° orden	N° plano
	Ver plano	02
Escala: 1:200		
Secretario Arq. Ian Dutari	Subsecretaria Arq. M. Del Carmen Fernandez Saiz	Director Arq. Susana Almirón
Total		05

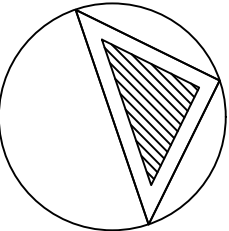Proyecto: DIRECCIÓN DE INFRAESTRUCTURA, Firma: MANTENIMIENTO Y Ss GENERALES	
Dibujo: Lourdes Pizarro Firma:	
Especialista: Jorge Olmi Firma:	
Controló	Firma:

CALLE CASEROS

GALLE OBISPO TREJO

4TO PISO

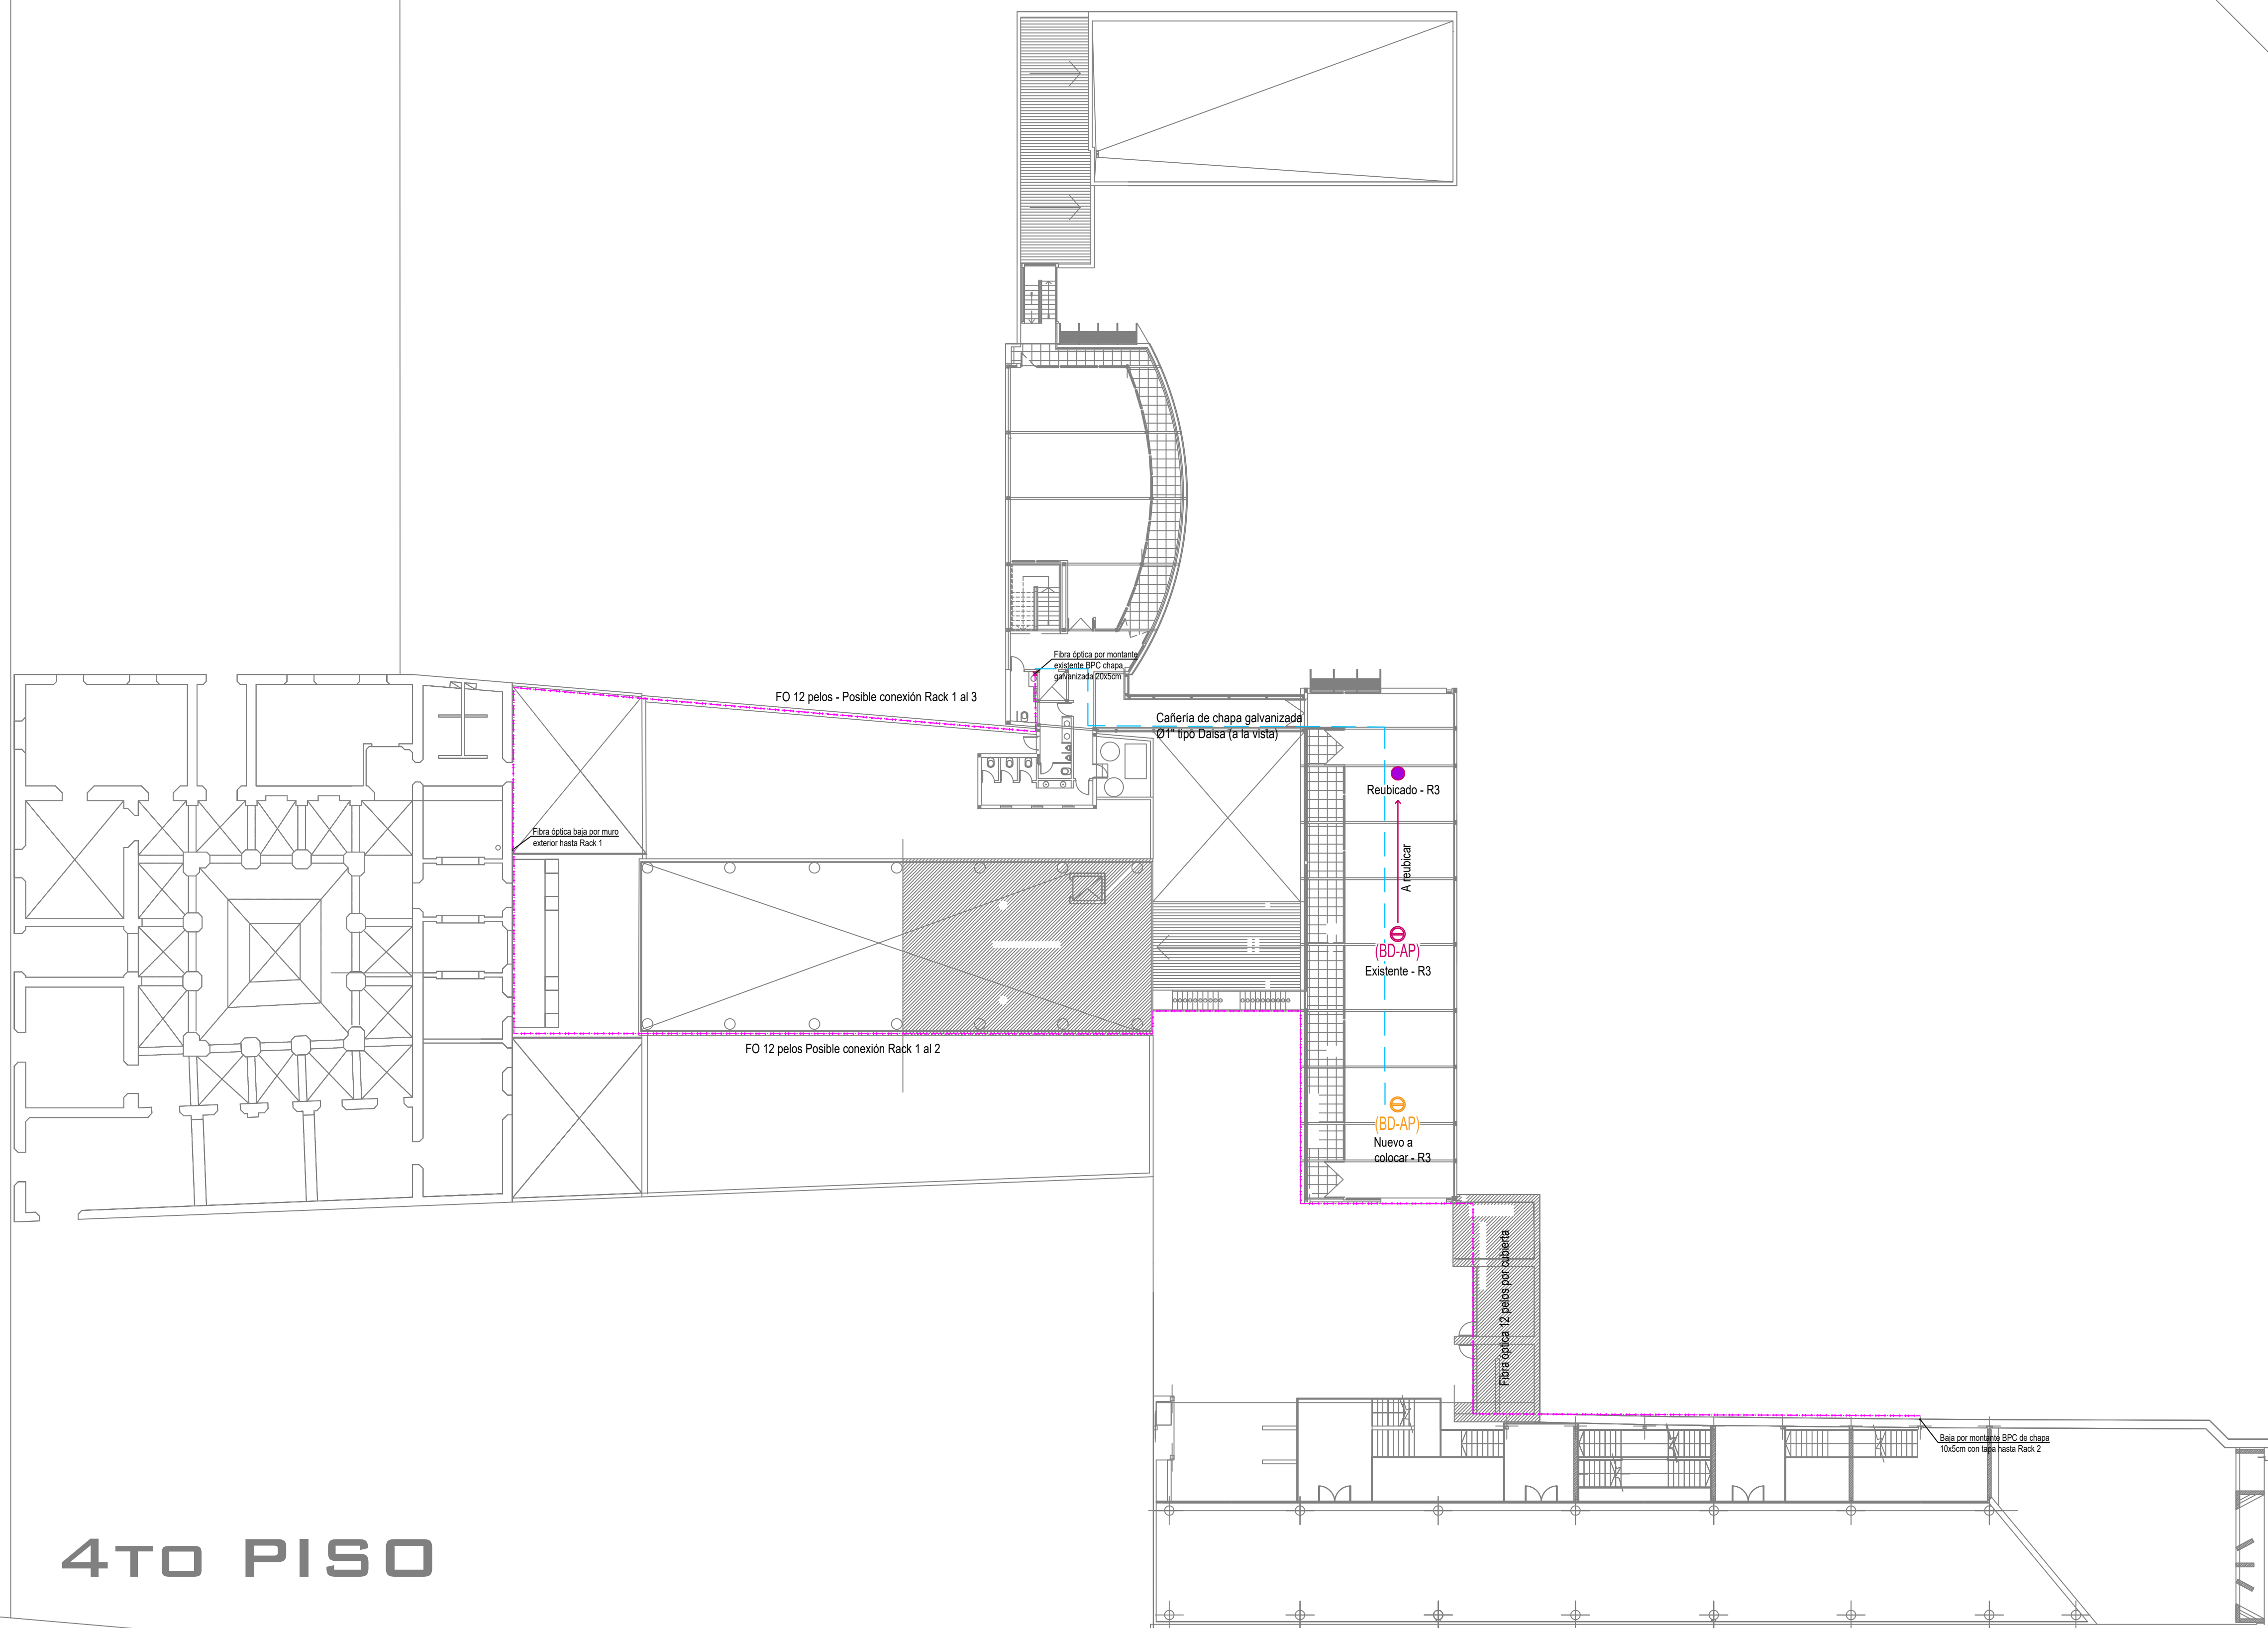

REFERENCIAS

	Boca de datos nivel de techo (WiFi) - Existentes
	Boca de datos nivel de techo (WiFi) - Nuevos a colocar
	Boca de datos nivel de techo (WiFi) - Existentes a reemplazar
	Boca de datos extraída para reubicar
	Cañería de chapa galvanizada Ø1" tipo Daisa para cable UTP
	Cable de fibra óptica monomodo



UNC

Universidad
Nacional
de Córdoba
Física

Se verificarán
Medidas en Obra

OBRA: **Mejoras Red de Datos y Conectividad W**
- Facultad de Derecho

Ubicación: Ciudad Universitaria

Superfície:

Fecha: Agosto 2025

PLANO: Instalación de Señales Débiles
CUARTO PISO - FACULTAD DE DERECHO

N° orden	N° pla 05
----------	--------------

Escala: 1:200

Ver plano		

Secretario	Subsecretaria	Director
Arq. Ian Dutari	Arq. M. Del Carmen Fernandez Saiz	Arq. Susana Almiró

Total	05
-------	----

Proyecto: DIRECCIÓN DE INFRAESTRUCTURA, Firma
MANTENIMIENTO Y Ss GENERALES

Dibujo: Lourdes Pizarro


Especialista: Jorge Olmi

Control d

Firma

Firma


Firma

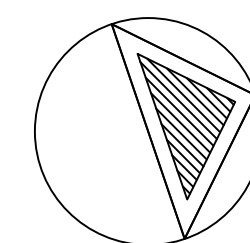

CALLE CASEROS

CALLE OBISPO TREJO

PLANTA 3 PISO

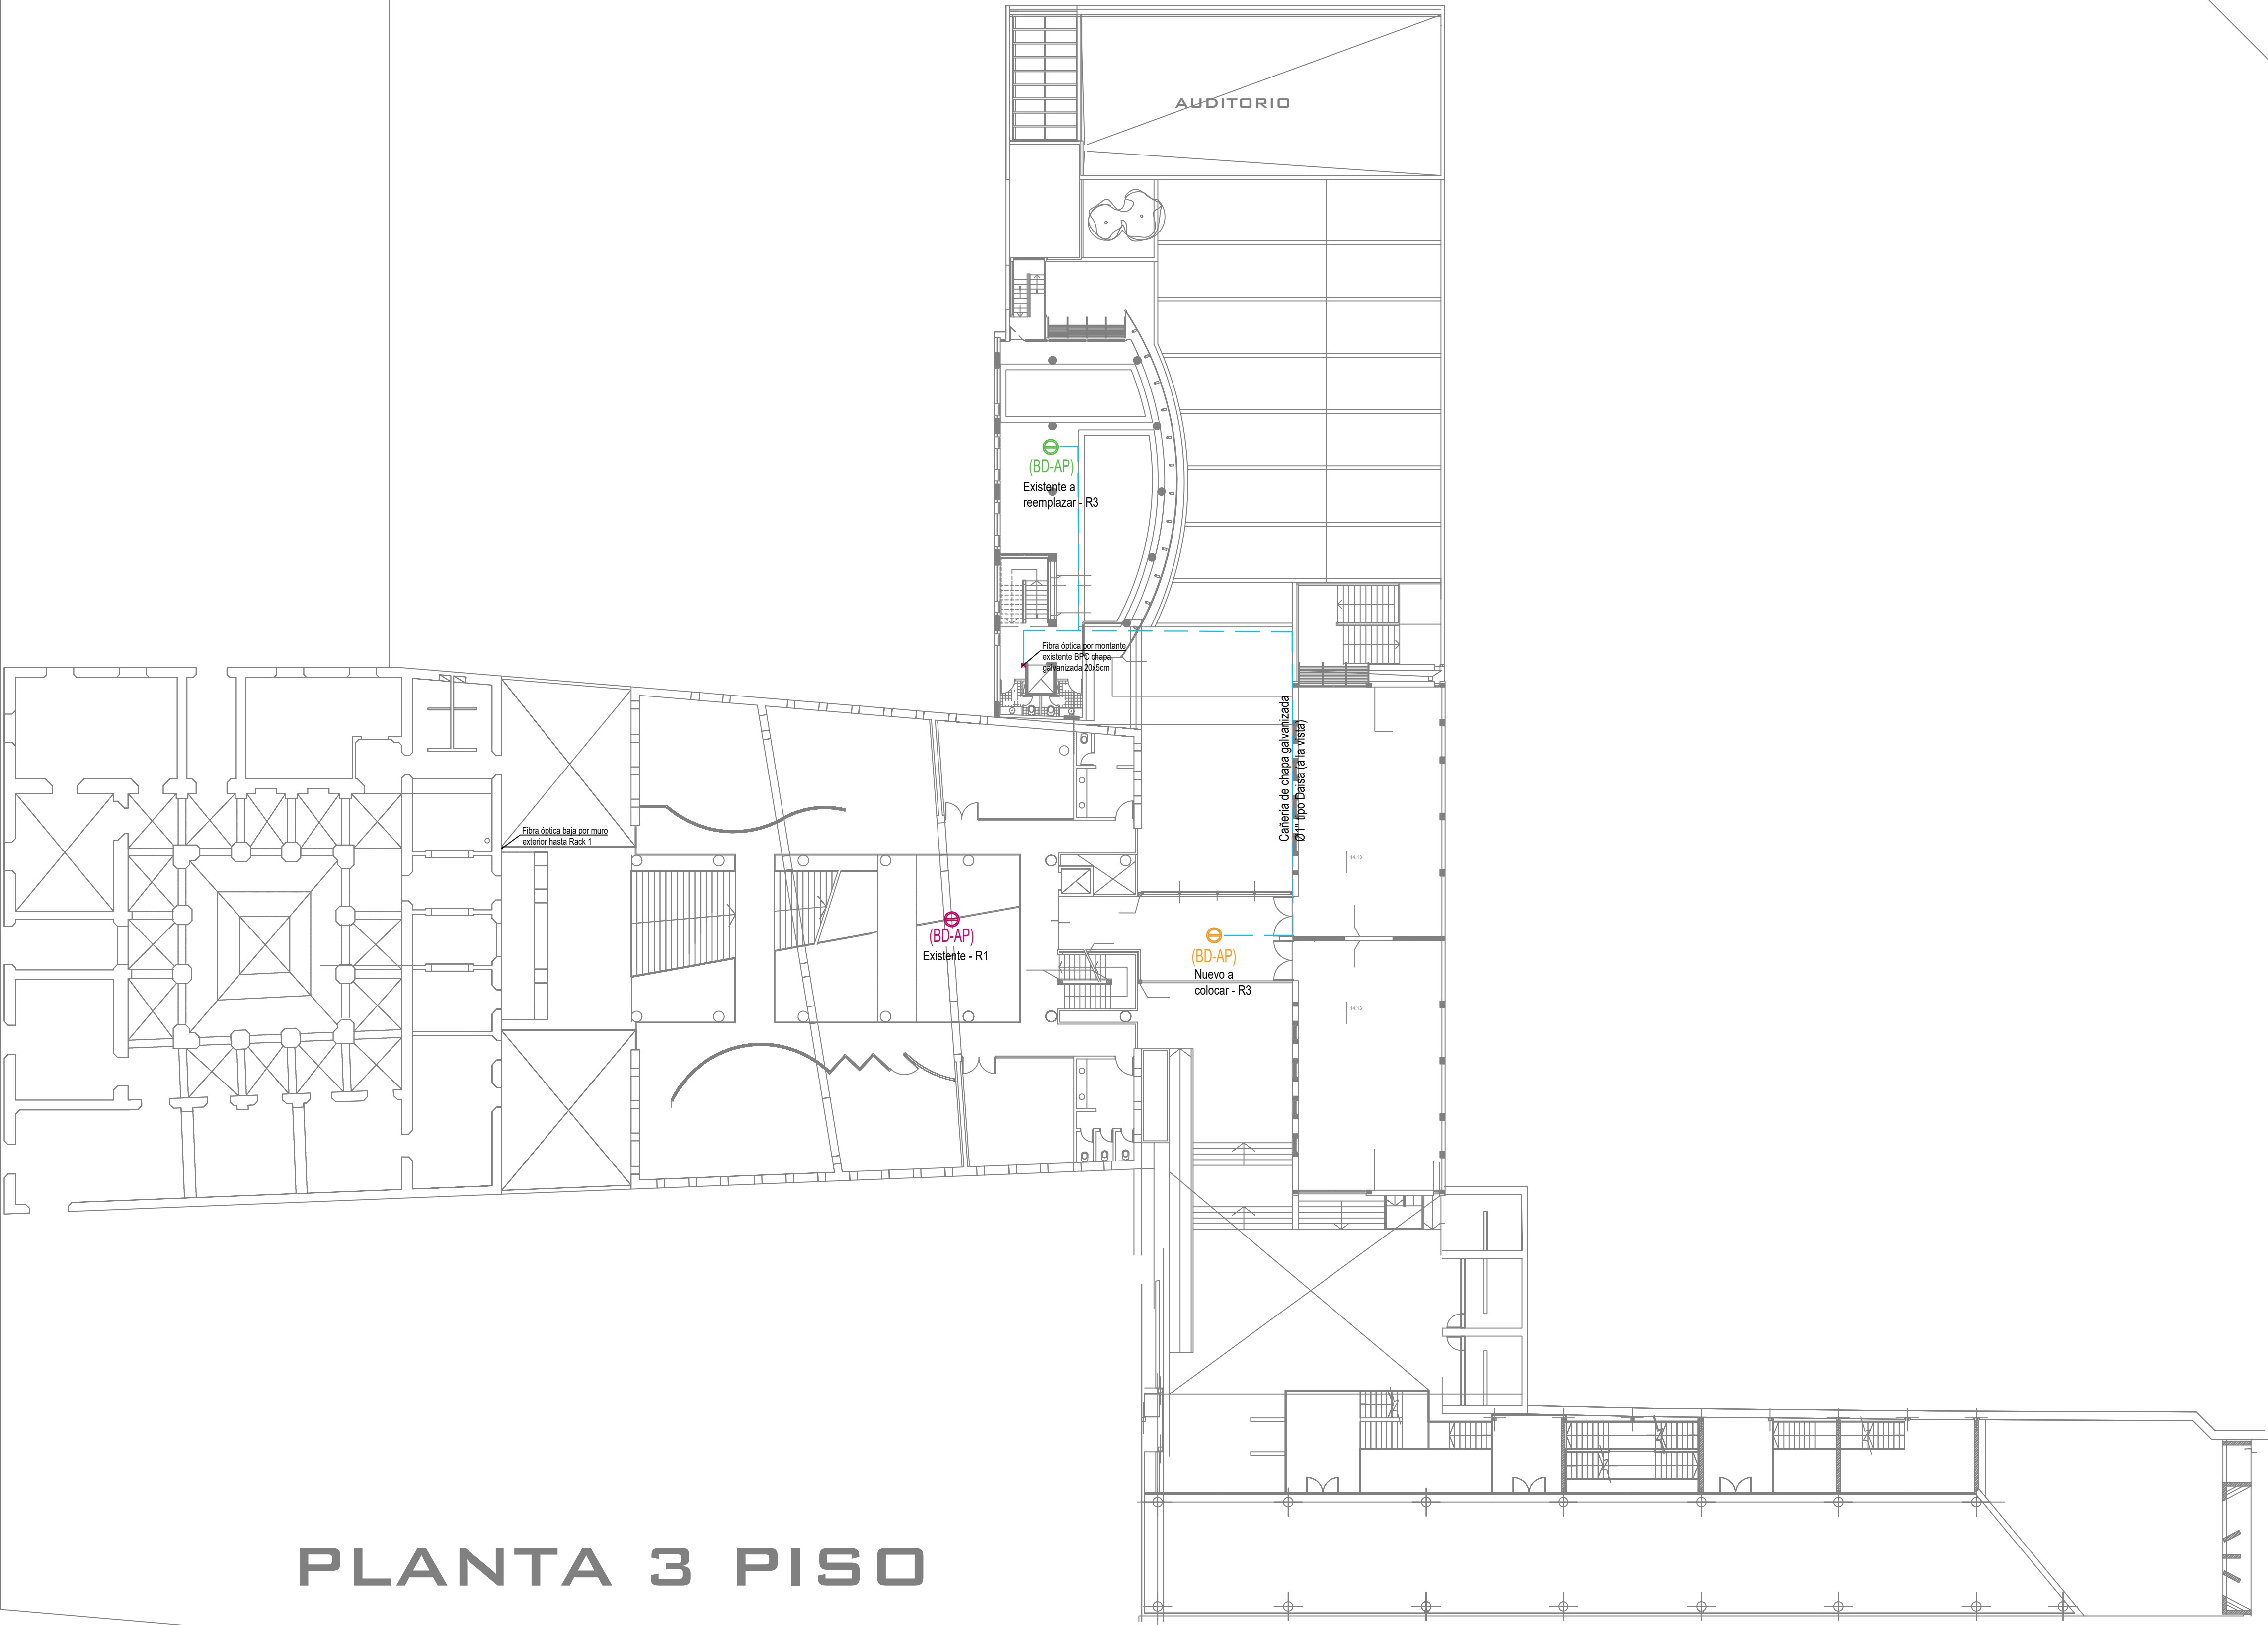

REFERENCIAS

	Boca de datos nivel de techo (WiFi) - Existentes
	Boca de datos nivel de techo (WiFi) - Nuevos a colocar
	Boca de datos nivel de techo (WiFi) - Existentes a reemplazar
	Boca de datos extraída para reubicar
	Cañería de chapa galvanizada Ø1" tipo Daisa para cable UTP
	Cable de fibra óptica monomodo



UNC

Universidad Nacional de Córdoba

Secretaría de Planeamiento Físico

Se verificarán
Medidas en Obra

OBRA: **Mejoras Red de Datos y Conectividad Wifi - Facultad de Derecho**

Ubicación: Ciudad Universitaria
Superficie: Fecha: Agosto 2025

PLANO: Instalación de Señales Débiles TERCER PISO - FACULTAD DE DERECHO		N° orden	N° plano
		Ver plano	04
Escala: 1:200			
Secretario	Subsecretaria	Director	
Arq. Ian Dutari	Arq. M. Del Carmen Fernandez Saiz	Arq. Susana Almirón	
		Total	05

Proyecto: DIRECCIÓN DE INFRAESTRUCTURA, Firma: MANTENIMIENTO Y Ss GENERALES		
Dibujo: Lourdes Pizarro	Firma:	
Especialista: Jorge Olmi	Firma:	
Controló	Firma:	

CALLE CASEROS

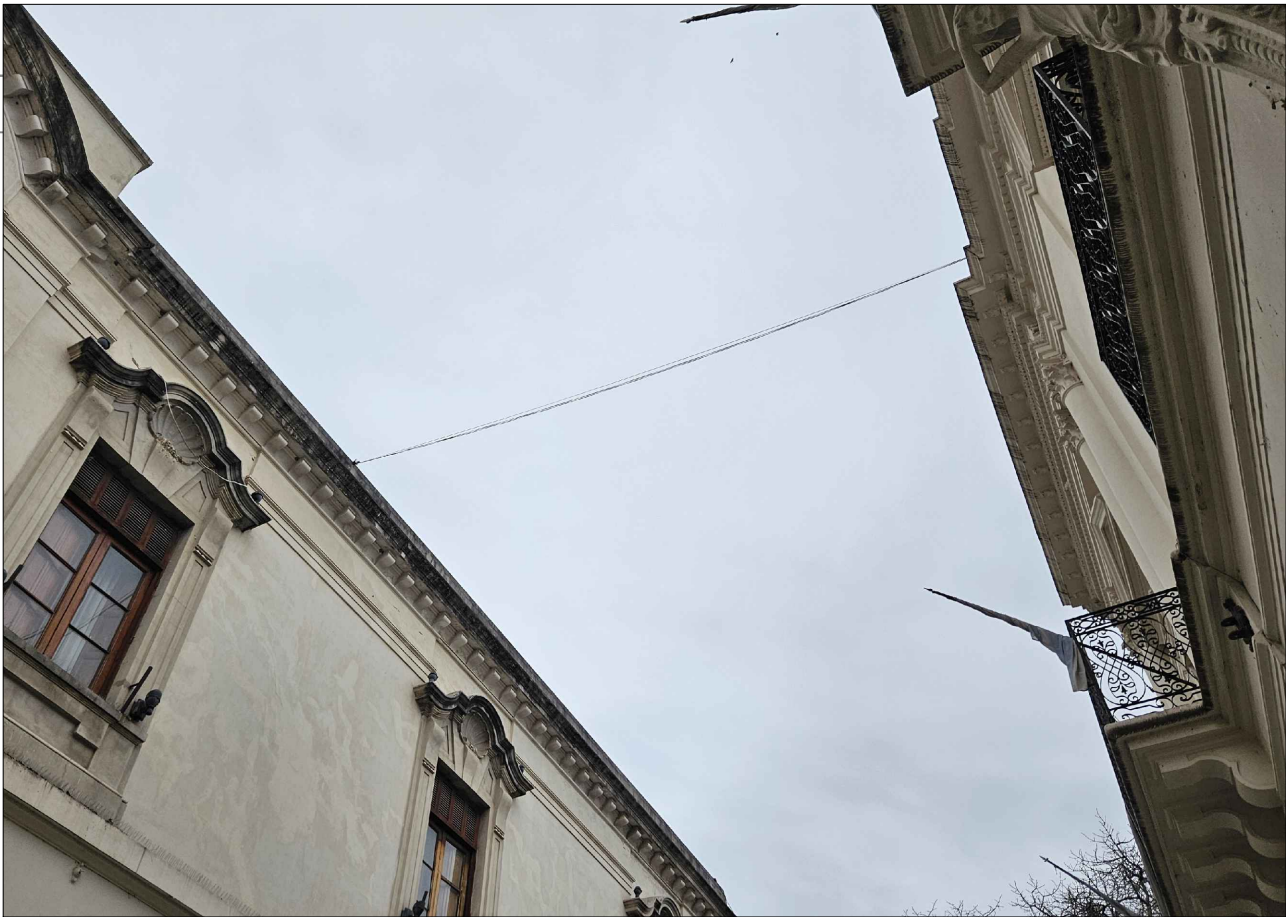


Imagen actual cruce de cable UTP desde rack 1 hasta chimenea de Decanato. Se utilizará el mismo cruce para la nueva fibra óptica.

REFERENCIAS

	Boca de datos nivel de techo (WiFi) - Existentes
	Boca de datos nivel de techo (WiFi) - Nuevos a colocar
	Boca de datos nivel de techo (WiFi) - Existentes a reemplazar
	Boca de datos extraída para reubicar
	Cañería de chapa galvanizada Ø1" tipo Daisa para cable UTP
	Cable de fibra óptica monomodo



UNC

Universidad Nacional de Córdoba


Secretaría de Planeamiento Físico

Se verificarán
Medidas en Obra

OBRA: **Mejoras Red de Datos y Conectividad Wifi - Facultad de Derecho**

Ubicación: Ciudad Universitaria
Superficie: Fecha: Agosto 2025

PLANO: Instalación de Señales Débiles PRIMER PISO - FACULTAD DE DERECHO		N° orden	N° plano
		Ver plano	03
Escala: 1:200			
Secretario	Subsecretaria	Director	
Arq. Ian Dulari	Arq. M. Del Carmen Fernandez Saiz	Arq. Susana Almirón	
Proyecto: DIRECCIÓN DE INFRAESTRUCTURA, Firma: MANTENIMIENTO Y Ss GENERALES		Total	
Dibujo: Lourdes Pizarro		Firma:	
Especialista: Jorge Olmi		Firma:	
Controló		Firma:	

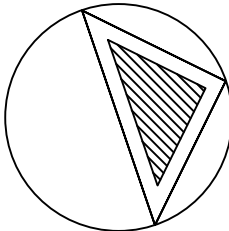

CALLE OBISPO TREJO

PLANTA 1 PISO

RACK 1
DECANATO

Fibra óptica bajo
por chimenea

Fibra Drop 8 metros por cubierta

RACK 1

SERVERS

Fibra óptica sube por muro
exterior a cubierta

Cañería de chapa galvanizada
Ø1" tipo Daisa (a la vista)

(BD-AP)
Nuevo a
colocar - R3

(BD-AP)
Existente a
reemplazar - R3

El AP extraído se reubica

(BD-AP)
Existente - R3

Reubicado - R3

A reubicar

Cañería de chapa galvanizada
Ø1" tipo Daisa (a la vista)

(BD-AP)
Existente - R3

Reubicado - R3

(BD-AP)
Nuevo a
colocar - R2

Cañería de chapa galvanizada
Ø1" tipo Daisa (a la vista)

(BD-AP)
Nuevo a
colocar - R2

Cañería de chapa galvanizada
Ø1" tipo Daisa (a la vista)

Baza por montaje BPC de chapa
10x10cm con tapa hasta Rack 2

RACK 2



Universidad Nacional de Córdoba
2025

**Hoja Adicional de Firmas
Informe Gráfico**

Número:

Referencia: Planos Facultad Derecho

El documento fue importado por el sistema GEDO con un total de 5 pagina/s.